


HIDROSSANITÁRIO - TÉRREO

Escala 1 : 50


Planta Baixa - Caixa de inspeção

1 : 10

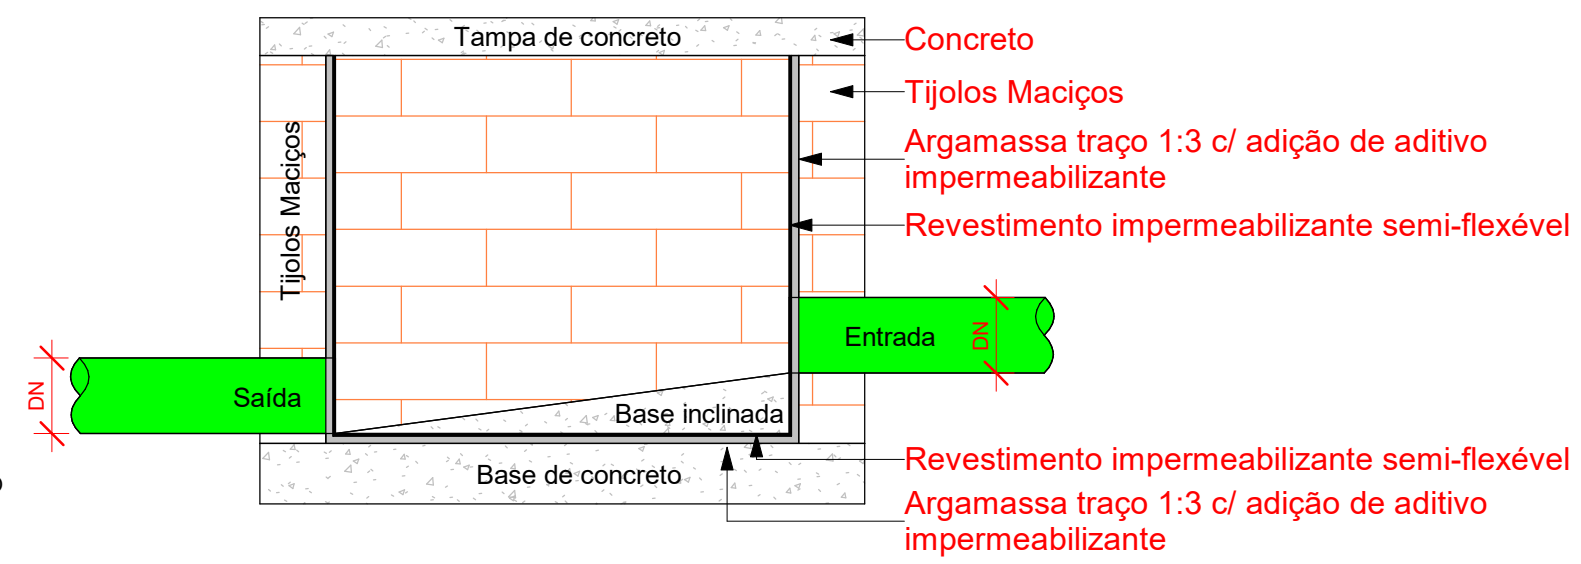

Corte lateral - Caixa de inspeção

1 : 10

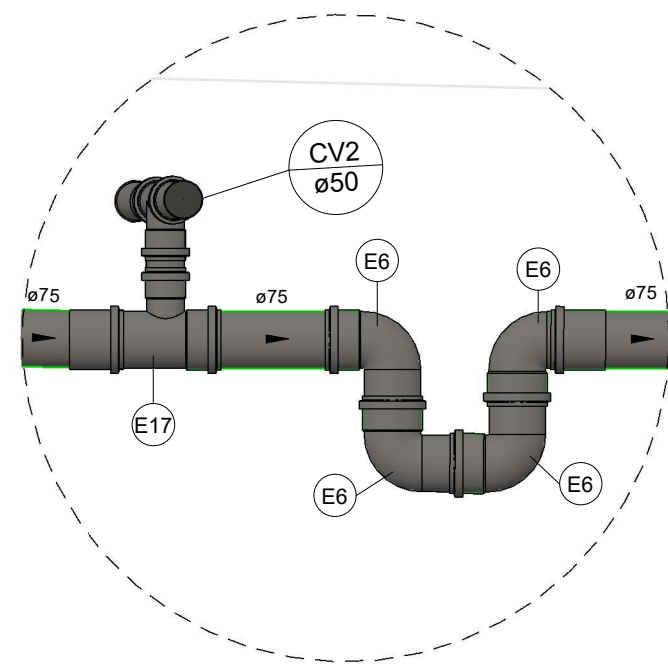

SIFÃO

Escala 1 : 10

Cor	Tipos de sistema	Símbolos	Conteúdo
Verde	Água fria - Distribuição	Coluna eDN	Tubulações verticais - O Apóstrofo (') após a numeração da coluna representa desvio (Ex.: AF'1 = houve um desvio na coluna AF'1). - Quando houver ▲ no nome da coluna, significa que ocorreu uma subida em relação à direção do fluxo. Quando houver ▼, significa que ocorreu um deslida.
Verde	Água fria - Retorno	TQn	Tubo de Queda (n = número da coluna)
Verde	Água fria - Extravaso	CVn	Coluna de Ventilação (n = número da coluna)
Verde	Água fria - Bombeamento	AFn	Coluna de Águas Pluviais (n = número da coluna)
Verde	Água fria - Abastecimento	AFn	Coluna de Águas Fria (n = número da coluna)
Verde	Água quente - Distribuição	AQn	Coluna de Água Quente (n = número da coluna)
Verde	Esgoto	DN	DN, sentido do escoamento e material do tubo
Verde	Ventilação	CVn	Coluna de Ventilação (n = número da coluna)
Verde	Pluvial	AFn	Coluna de Águas Pluviais (n = número da coluna)
Verde	Reuso	AQn	Coluna de Água Quente (n = número da coluna)
Verde	Irrigação	DN	DN, sentido do escoamento e material do tubo

PREFEITURA				
PROJETO HIDROSSANITÁRIO				
OBRA	OBRA DE AMPLIAÇÃO DO MESA BRASIL ARAGUAÍNA			FOLHA: 01/03
INSTITUIÇÃO: SERVIÇO SOCIAL DO COMÉRCIO-SESC				
ENDEREÇO: AV. BUENOS AIRES, S/N - QUADRA 21 - MORADA DO SOL, ARAGUAÍNA-TO, 77828-300				
PROPRIETÁRIO: SERVIÇO SOCIAL DO COMÉRCIO-SESC				
CONTEÚDO: PLANTA DE INSTALAÇÕES HIDROSSANITÁRIAS				
PROPRIETÁRIO: SERVIÇO SOCIAL DO COMÉRCIO-SESC CNPJ: 03.778.012/0001-54				
AUTOR DO PROJETO: ENG. CIVIL FABRÍCIO DÓRIA MONTEIRO CREA Nº 210.663D-TO				
AUTORIA DE EXECUÇÃO/FISCALIZAÇÃO: NOME: CREA:				
QUADRO DE ÁREAS:	DATA: 03/25/20	SÍMBOLO: INDICADA	DESENHO: FABRÍCIO	ART PROJETO E EXECUÇÃO:
REVISÃO	DESCRIÇÃO			DATA
R00	EMISSÃO INICIAL			28/07/2026